


EDIFICIO 2 – PIANO TERRA

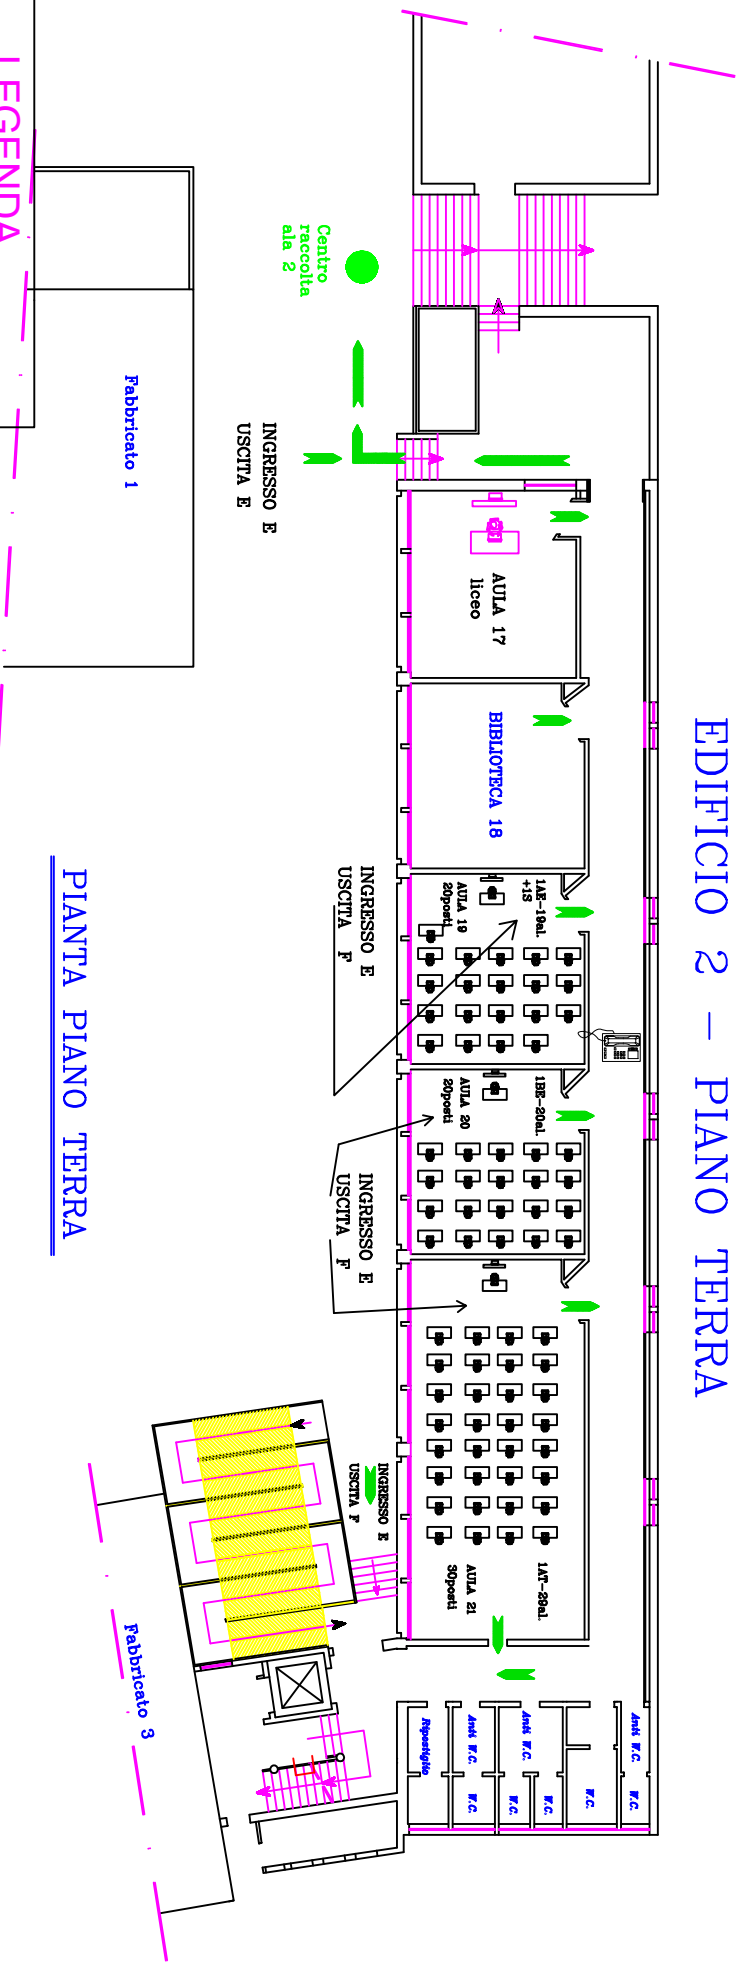

LEGENDA

ACCES POINT
IDRANTE UNI 45 A MURO CON TUBAZIONE FLESSIBILE E LANCIA 45 mm UNI
ESTINTORE PORTATILE
RIVELATORE DI FUMO
ATTACCO MOTOPOMPA UNI 70 +45
VIE DI FUGA
CENTRO DI RACCOLTA
LAMPADA EMERGENZA 8W
ALLARME OTTICO
PULSANTE ANTINCENDIO
DIFFUSIONE SONORA
CENTRALE ANTINCENDIO E QUADRO ELETTRICO

PIANTA PIANO TERRA

ISTITUTO SUPERIORE "Van Piana" Via XX Settembre n. 4. LOVERE (BG)	
OGGETTO: PIANTE EDIFICIO 2	Scala 1/100
Disegnatore	Data 23/01/2019